


# INSTALACJA WODOCIĄGOWA

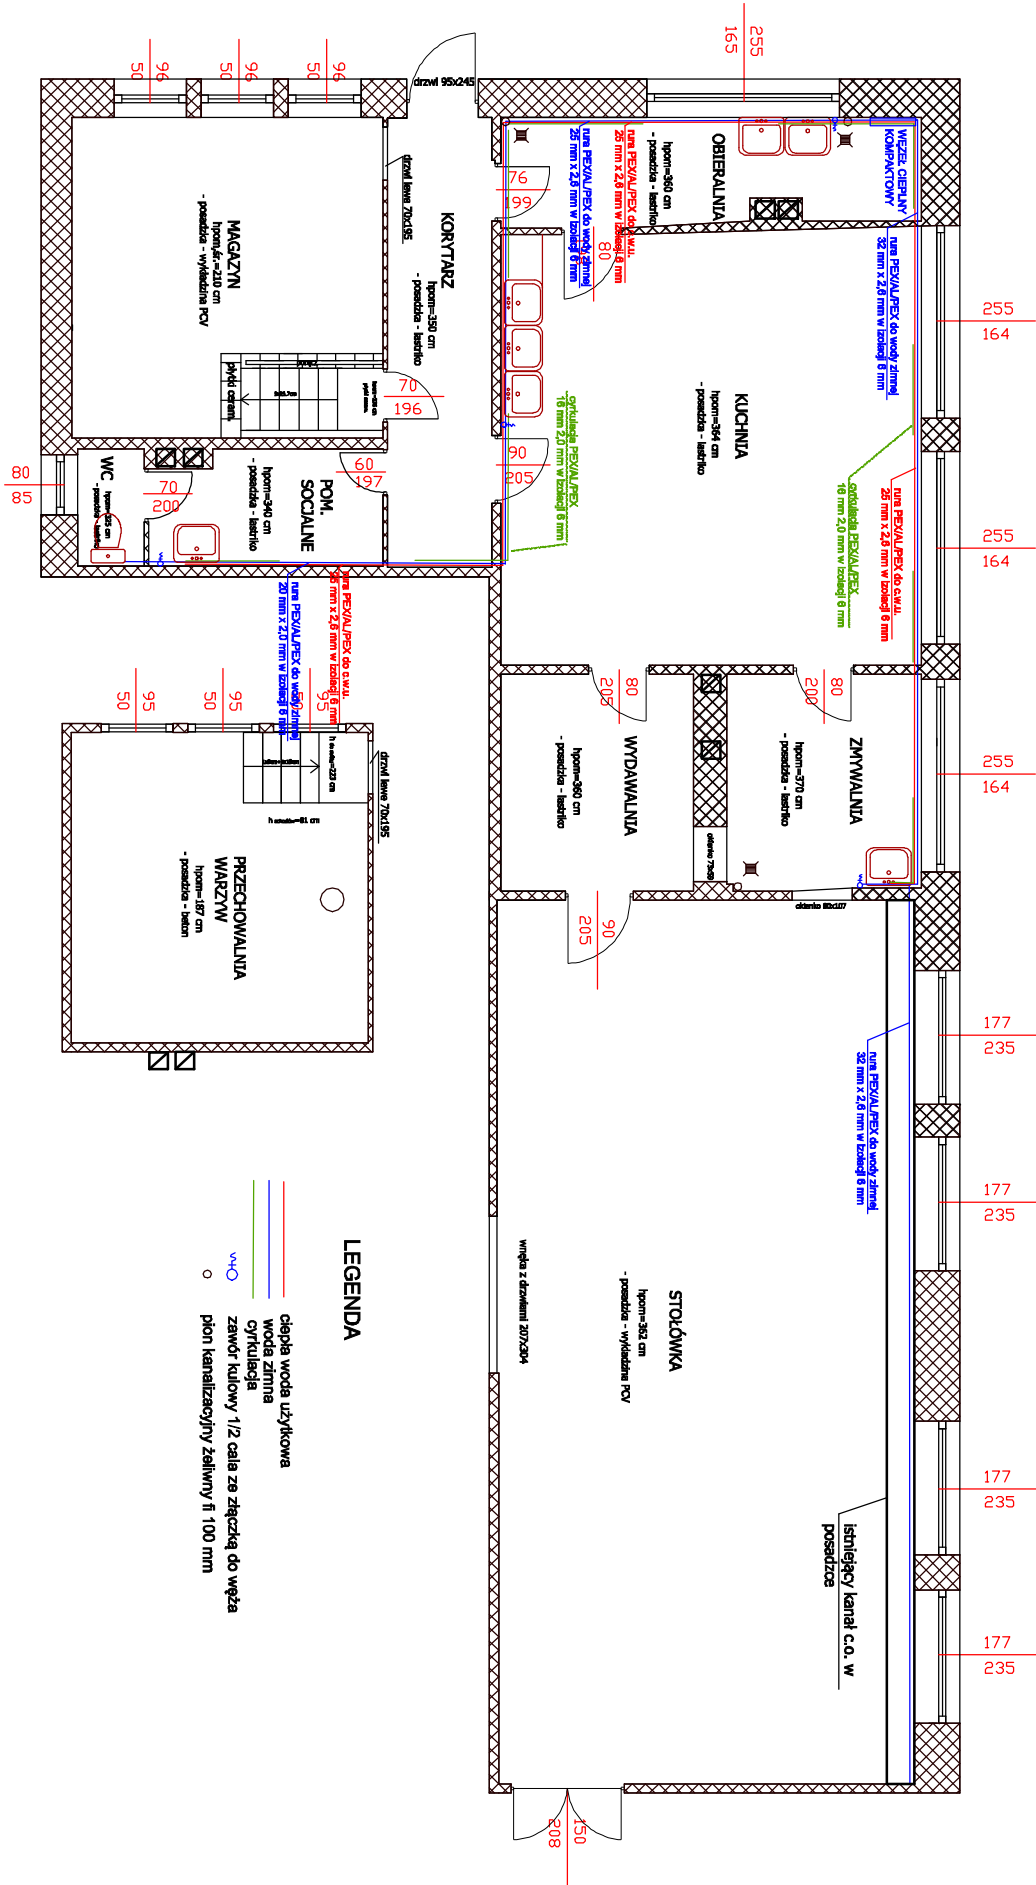

Firma "R-M Projekt" Radosław Mieczkowski			
18-200 Wysokie Mazowieckie ul. Ludowa 17 c/43, tel. 509405930			
Obiekt: Zespół Szkół Ogólnokształcących i Policealnych w Wys. Maz.			
18-200 Wysokie Mazowieckie, ul. 1000 - lecia 15			
Data	Adres: ul. 1000 lecia 15		Nr rysunku
maj 2014	18-200 Wysokie Mazowieckie		
Numer uprawnień POL/0043/POOS/08	Temat: instalacja wodociągowa		Skala: 1:100
	Projektant: branża wod-kan mgr inż. Radosław Mieczkowski		
Numer uprawnień Bt/212/94. POL/0117/PWOS/11	Projektant: branża elektryczna i wod-kan mgr inż. Janusz Majer		Podpis:
Numer uprawnień tom.30/89.	Projektant: branża budowlana mgr inż. Zbigniew Karwowski		Podpis: