


# INSTALACJA C.O.

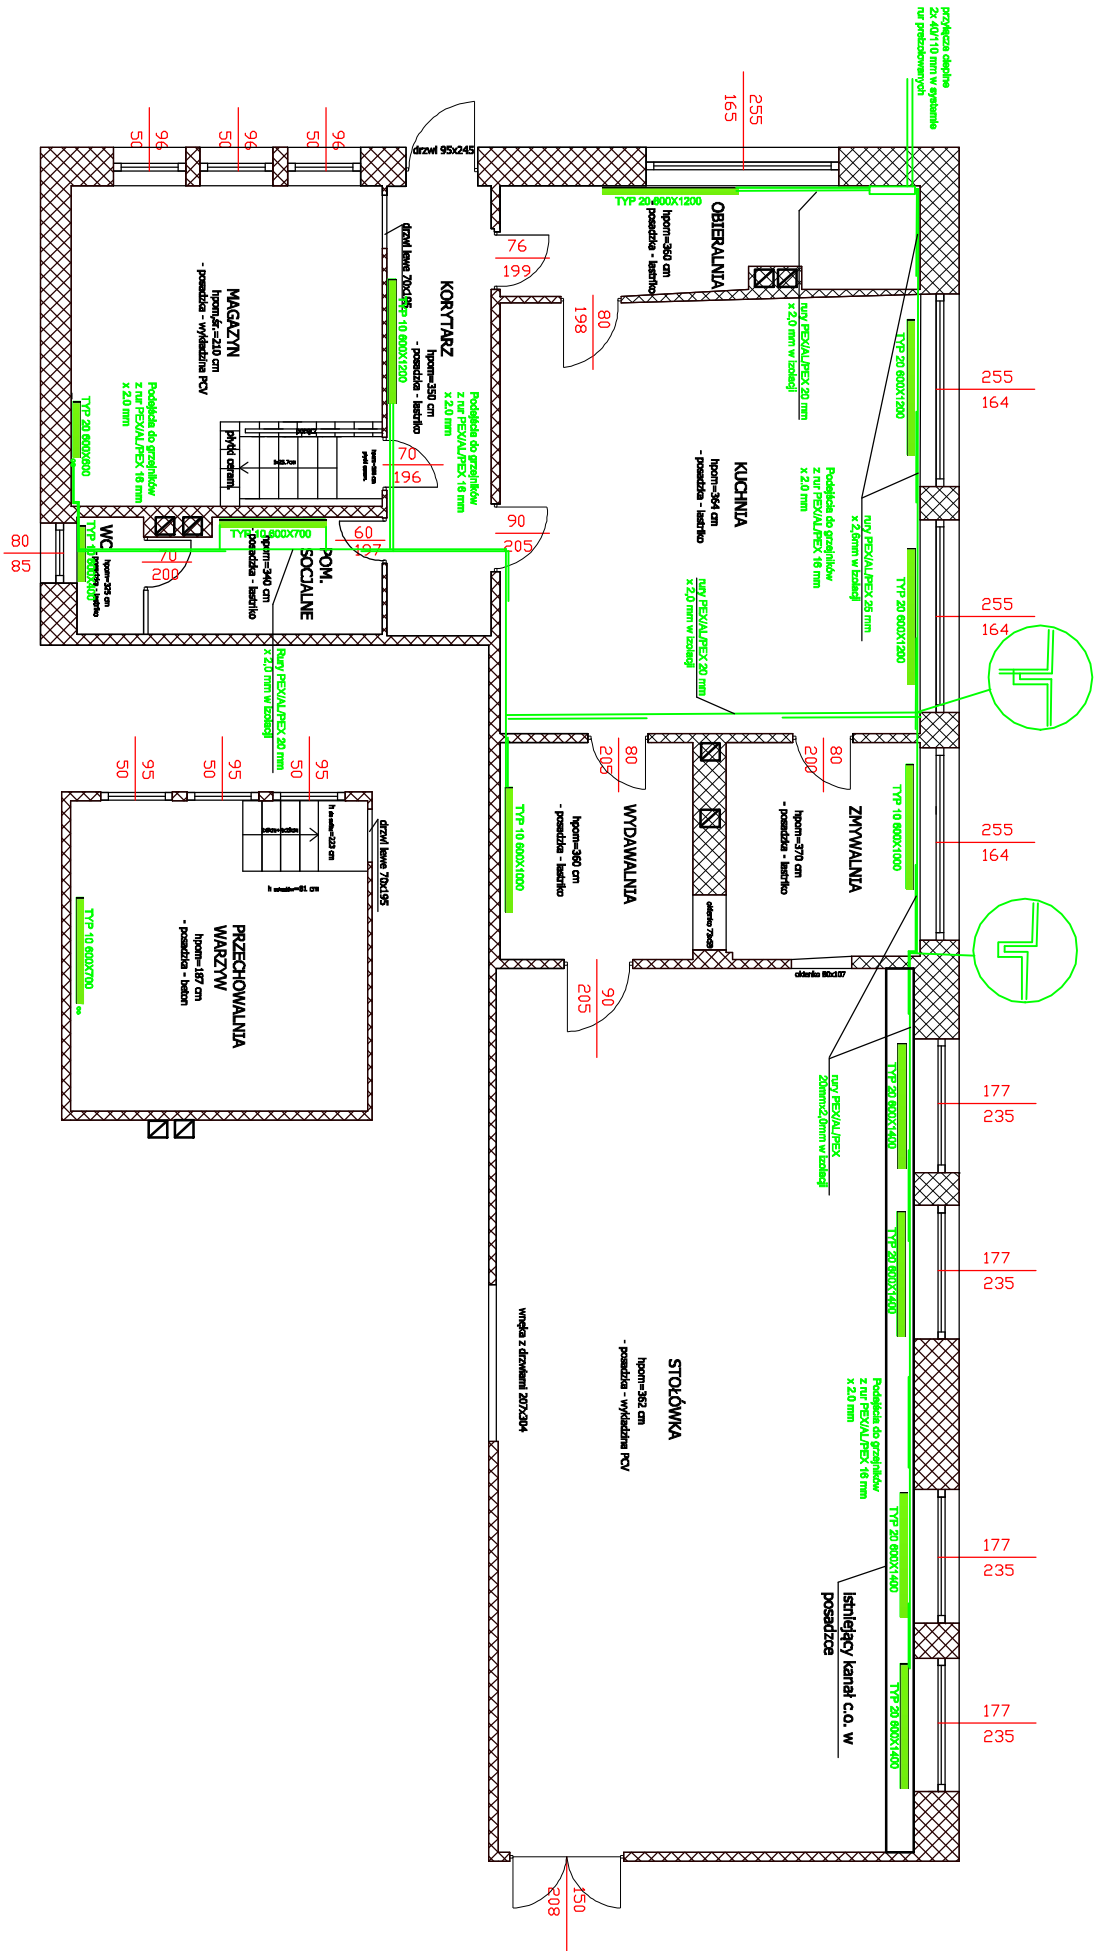

Firma "R-M Projekt" Radosław Mieczkowski			
18-200 Wysokie Mazowieckie ul. Ludowa 17 c/43, tel. 509405930			
Obiekt: Zespół Szkół Ogólnokształcących i Policealnych w Wys. Maz. 18-200 Wysokie Mazowieckie, ul. 1000 - leda 15			
Data	Adres: ul. 1000 leda 15	Nr rysunku	
maj 2014	18-200 Wysokie Mazowieckie		
Numer	Temat: Instalacja C.O.	Skala: 1:100	
uprawnień PDL/0043/POOS/08	Projektant: branża wod-kan mgr inż. Radosław Mieczkowski	Podpis:	
Numer	Projektant: branża elektryczna i wod-kan	Podpis:	
uprawnień Bł/212/94. PDL/0117/PWOS/11	mgr inż. Janusz Majer		
Numer	Projektant: branża budowlana	Podpis:	
uprawnień Łom.30/89.	mgr inż. Zbigniew Karwowski		